




PLANTA BAIXA
ESCALA 1:25

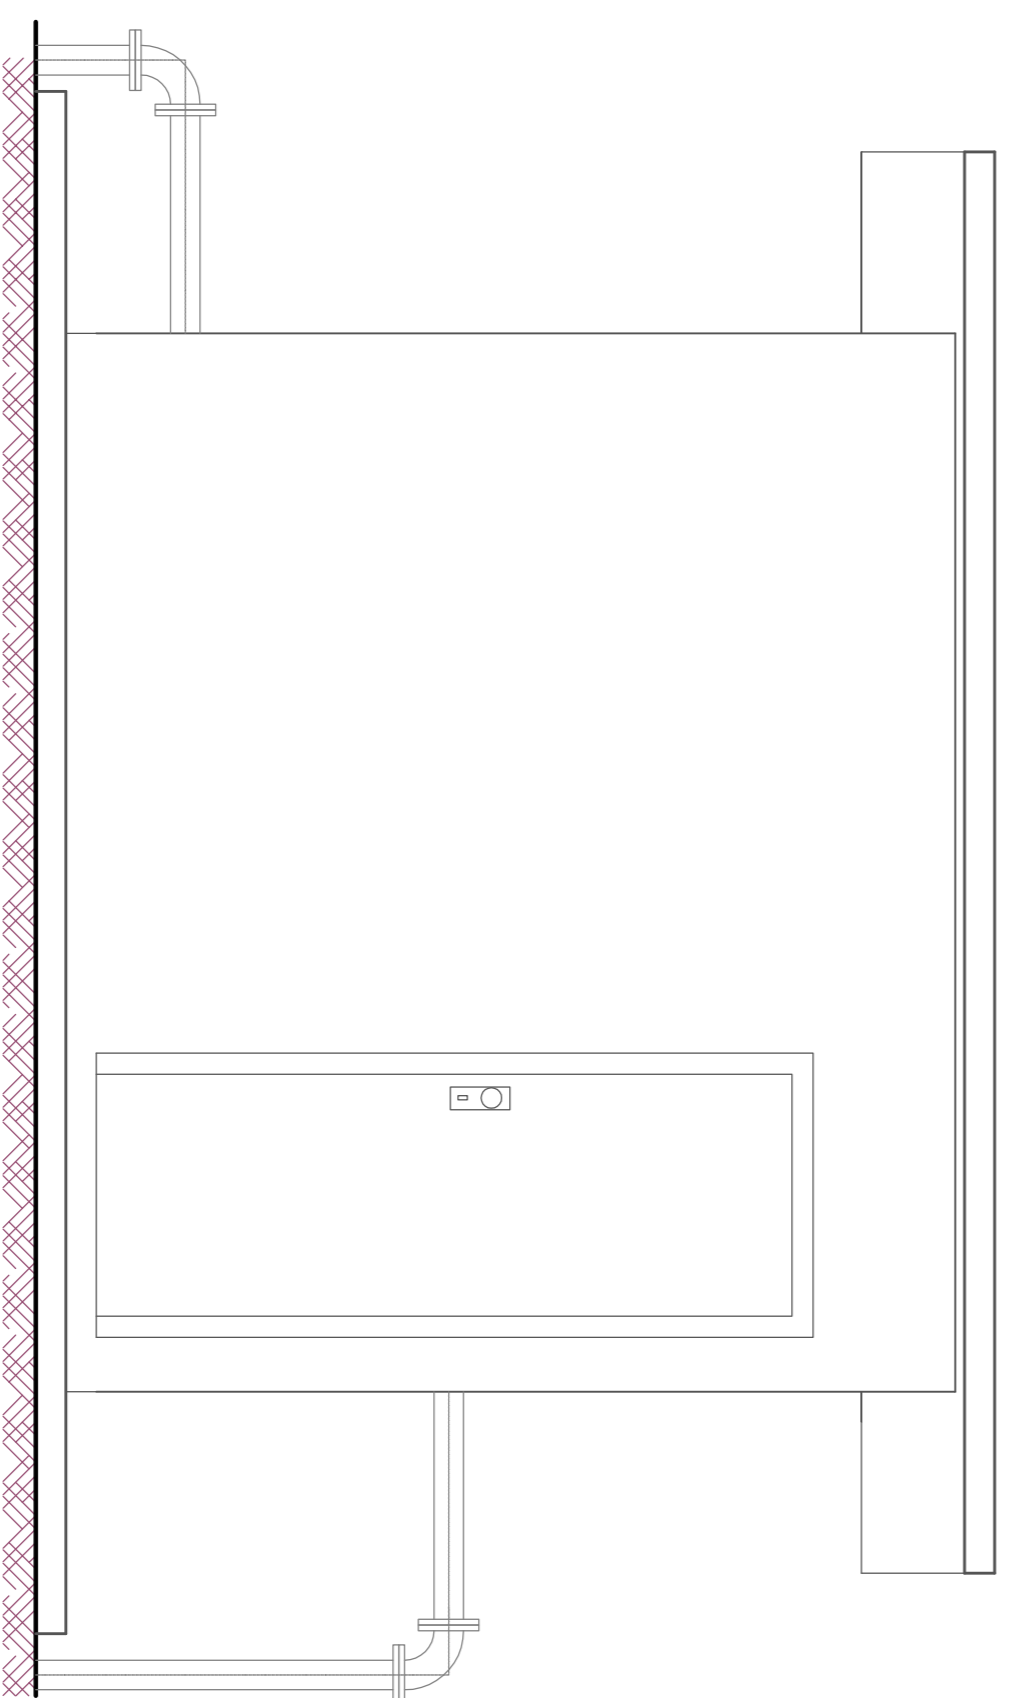

VISTA FRONTAL
ESCALA 1:25

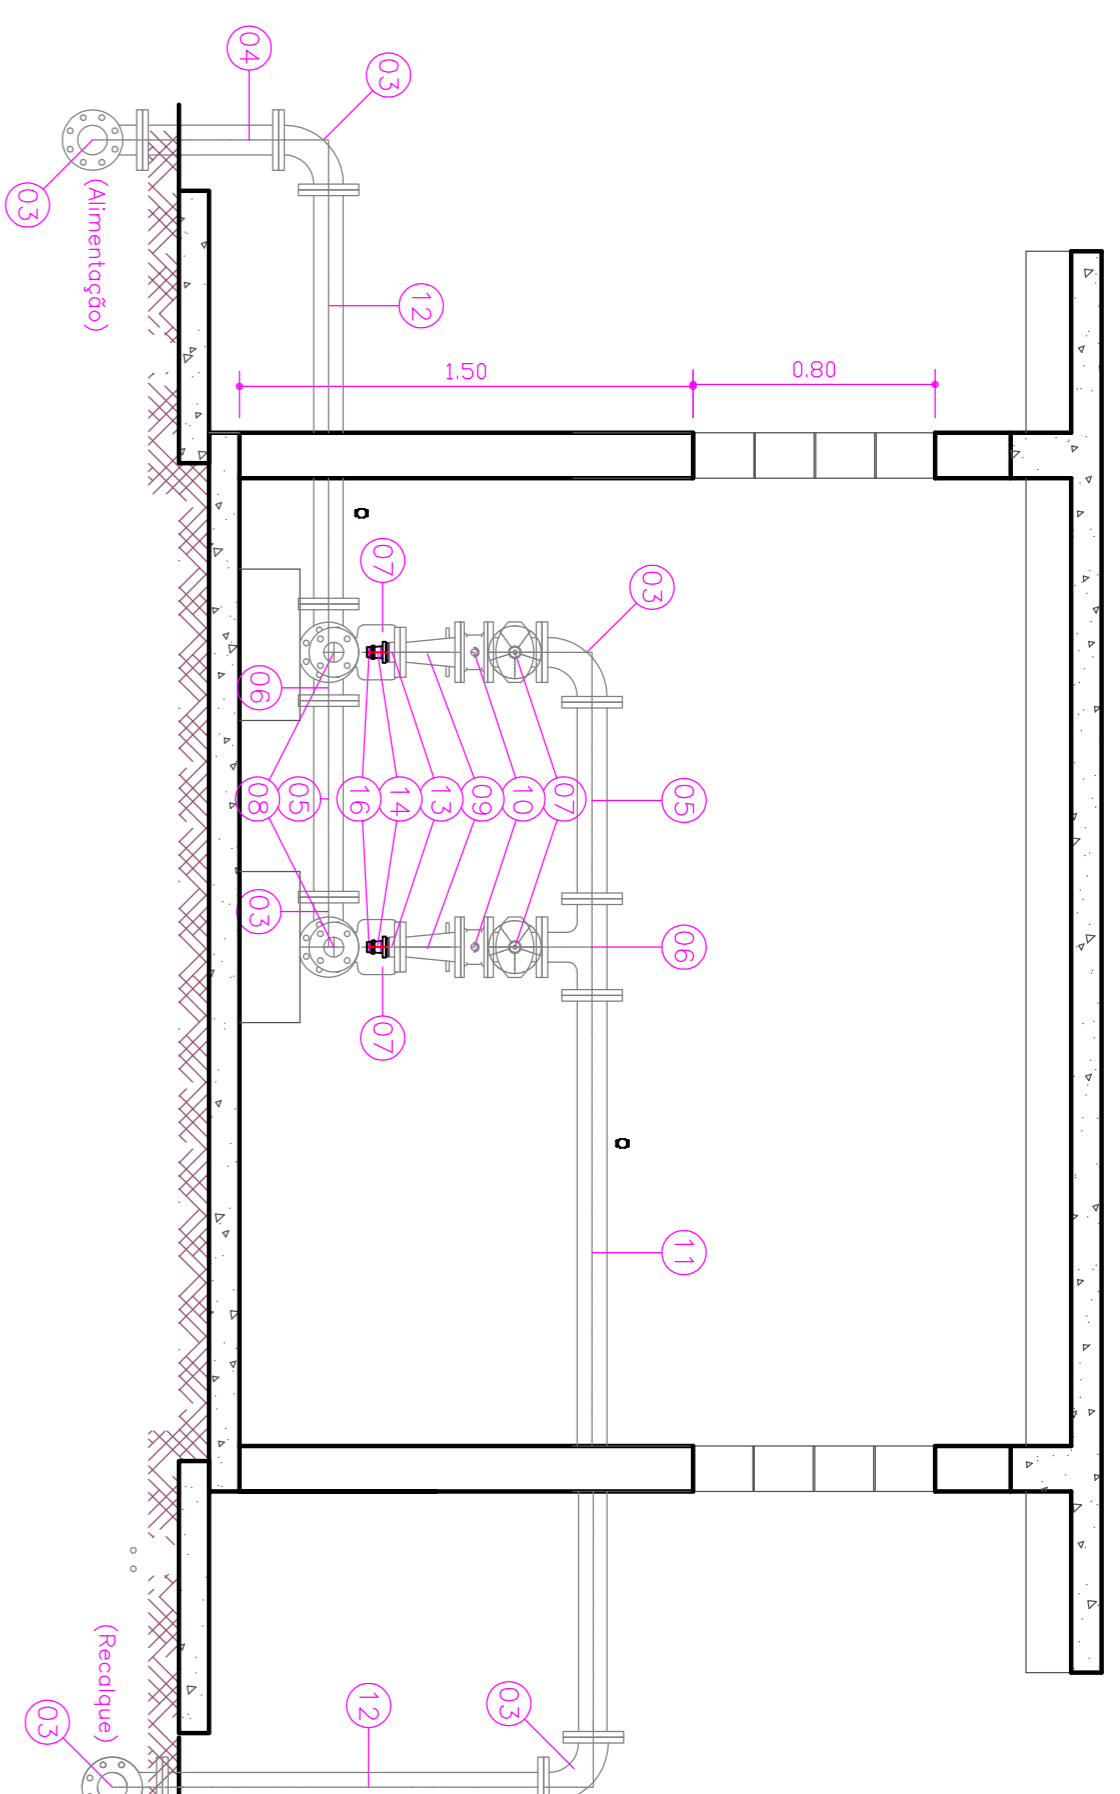


CORTE AA
ESCALA 1:25

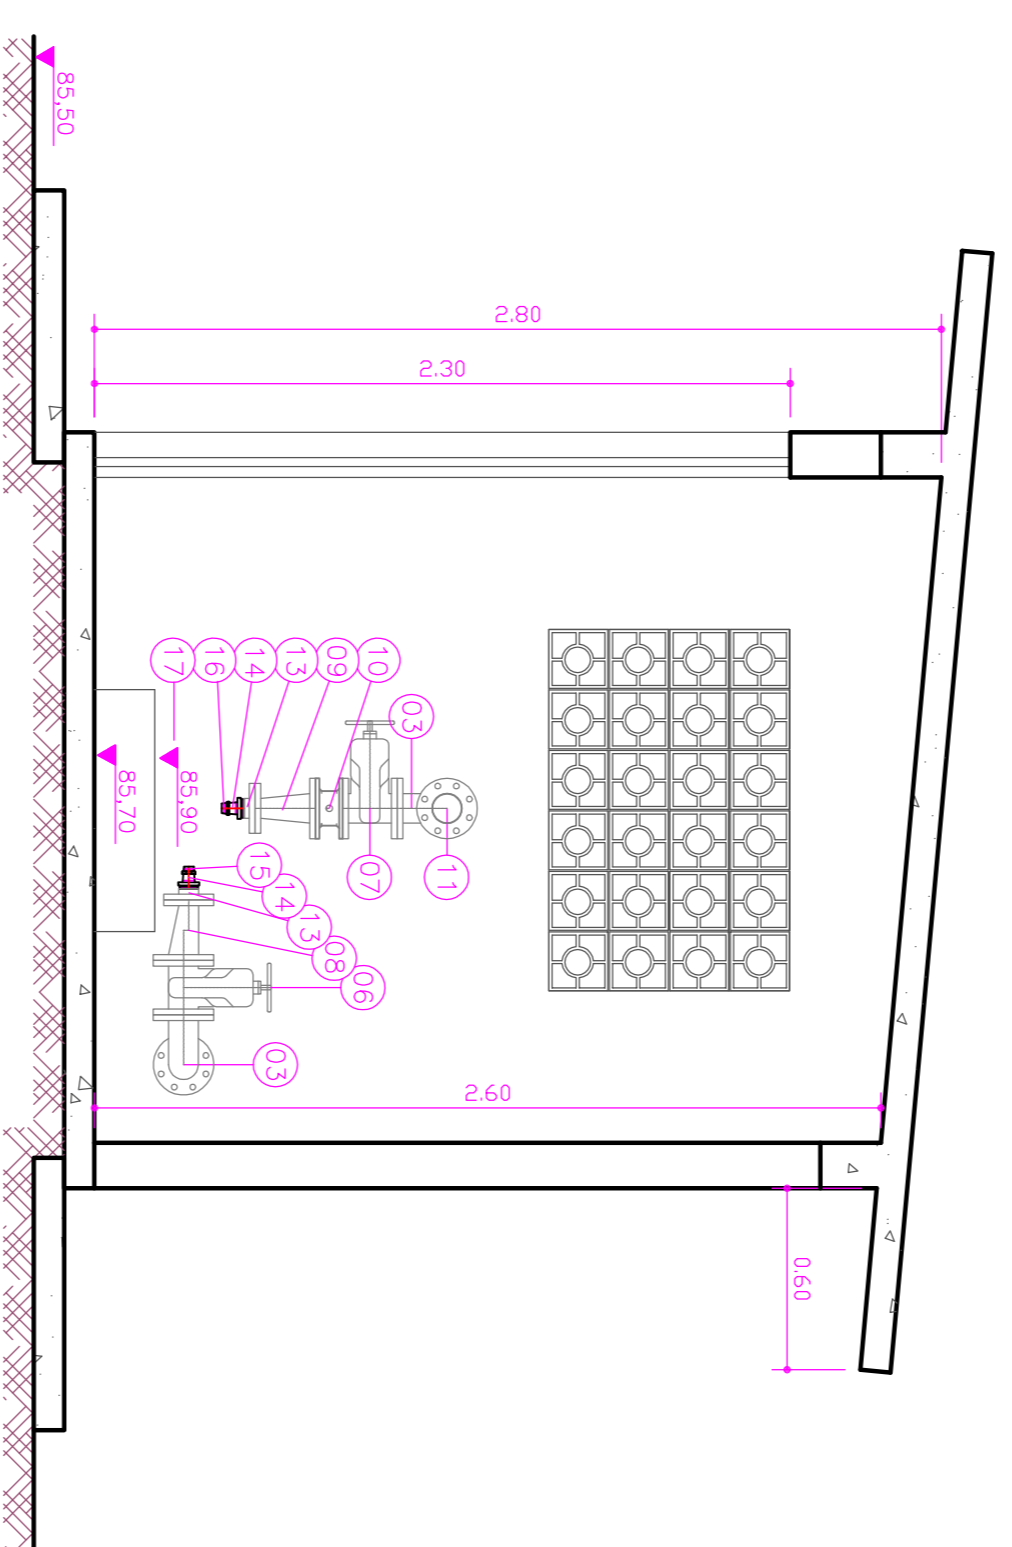

CORTE BB
ESCALA 1:25

| RELAÇÃO DE MATERIAIS E EQUIPAMENTOS (Casa de Bombas) | | |
|--|---|-------|
| Nº | ESPECIFICAÇÃO | QTD |
| 01 | Extremidade em F.F., Flange e Bolso, DN 100 | 02 pç |
| 02 | Redução Concentrica em F.F., com flanges, DN 100x80 | 02 pç |
| 03 | Curvo 90° em F.F., com flanges, DN 80 | 06 pç |
| 04 | Tubo em F.F., com flanges DN 80 x 0,45m | 01 pç |
| 05 | Tubo em F.F., com flanges DN 80 x 0,65m | 02 pç |
| 06 | Ta em F.F., com flanges DN 80 | 02 pç |
| 07 | Registro de Gaveta em F.F. com flange, corpo curto, cunha de borrocho, DN 80 | 04 pç |
| 08 | Redução excêntrica em F.F. com flanges, DN 80x50 | 02 pç |
| 09 | Redução concêntrica em F.F. com flanges, DN 80x50 | 02 pç |
| 10 | Valvula de retenção com portinhola dupla DN 80 | 01 pç |
| 11 | Tubo em F.F., com flanges DN 80 x 2,40m | 02 pç |
| 12 | Tubo em F.F., com flanges DN 80 x 1,35m | 04 pç |
| 13 | Flange Avulsão com Rosca de 2" | 04 pç |
| 14 | Bucho de red. ferro gtv., D 2" x 1 1/2" | 04 pç |
| 15 | Niple duplo, ferro gtv., D 1 1/2" | 02 pç |
| 16 | Niple de redução, ferro gtv., D 1 1/2 x 1" | 02 pç |
| 17 | Conjunto motorbomba centrifuga de eixo horizontal, marca Schneider, modelo ME-2240 ou similar, vazão de 8,5 m³/h, altura manométrica de 55,0 mca, motor trifásico com potência de 4 CV. | 02 pç |

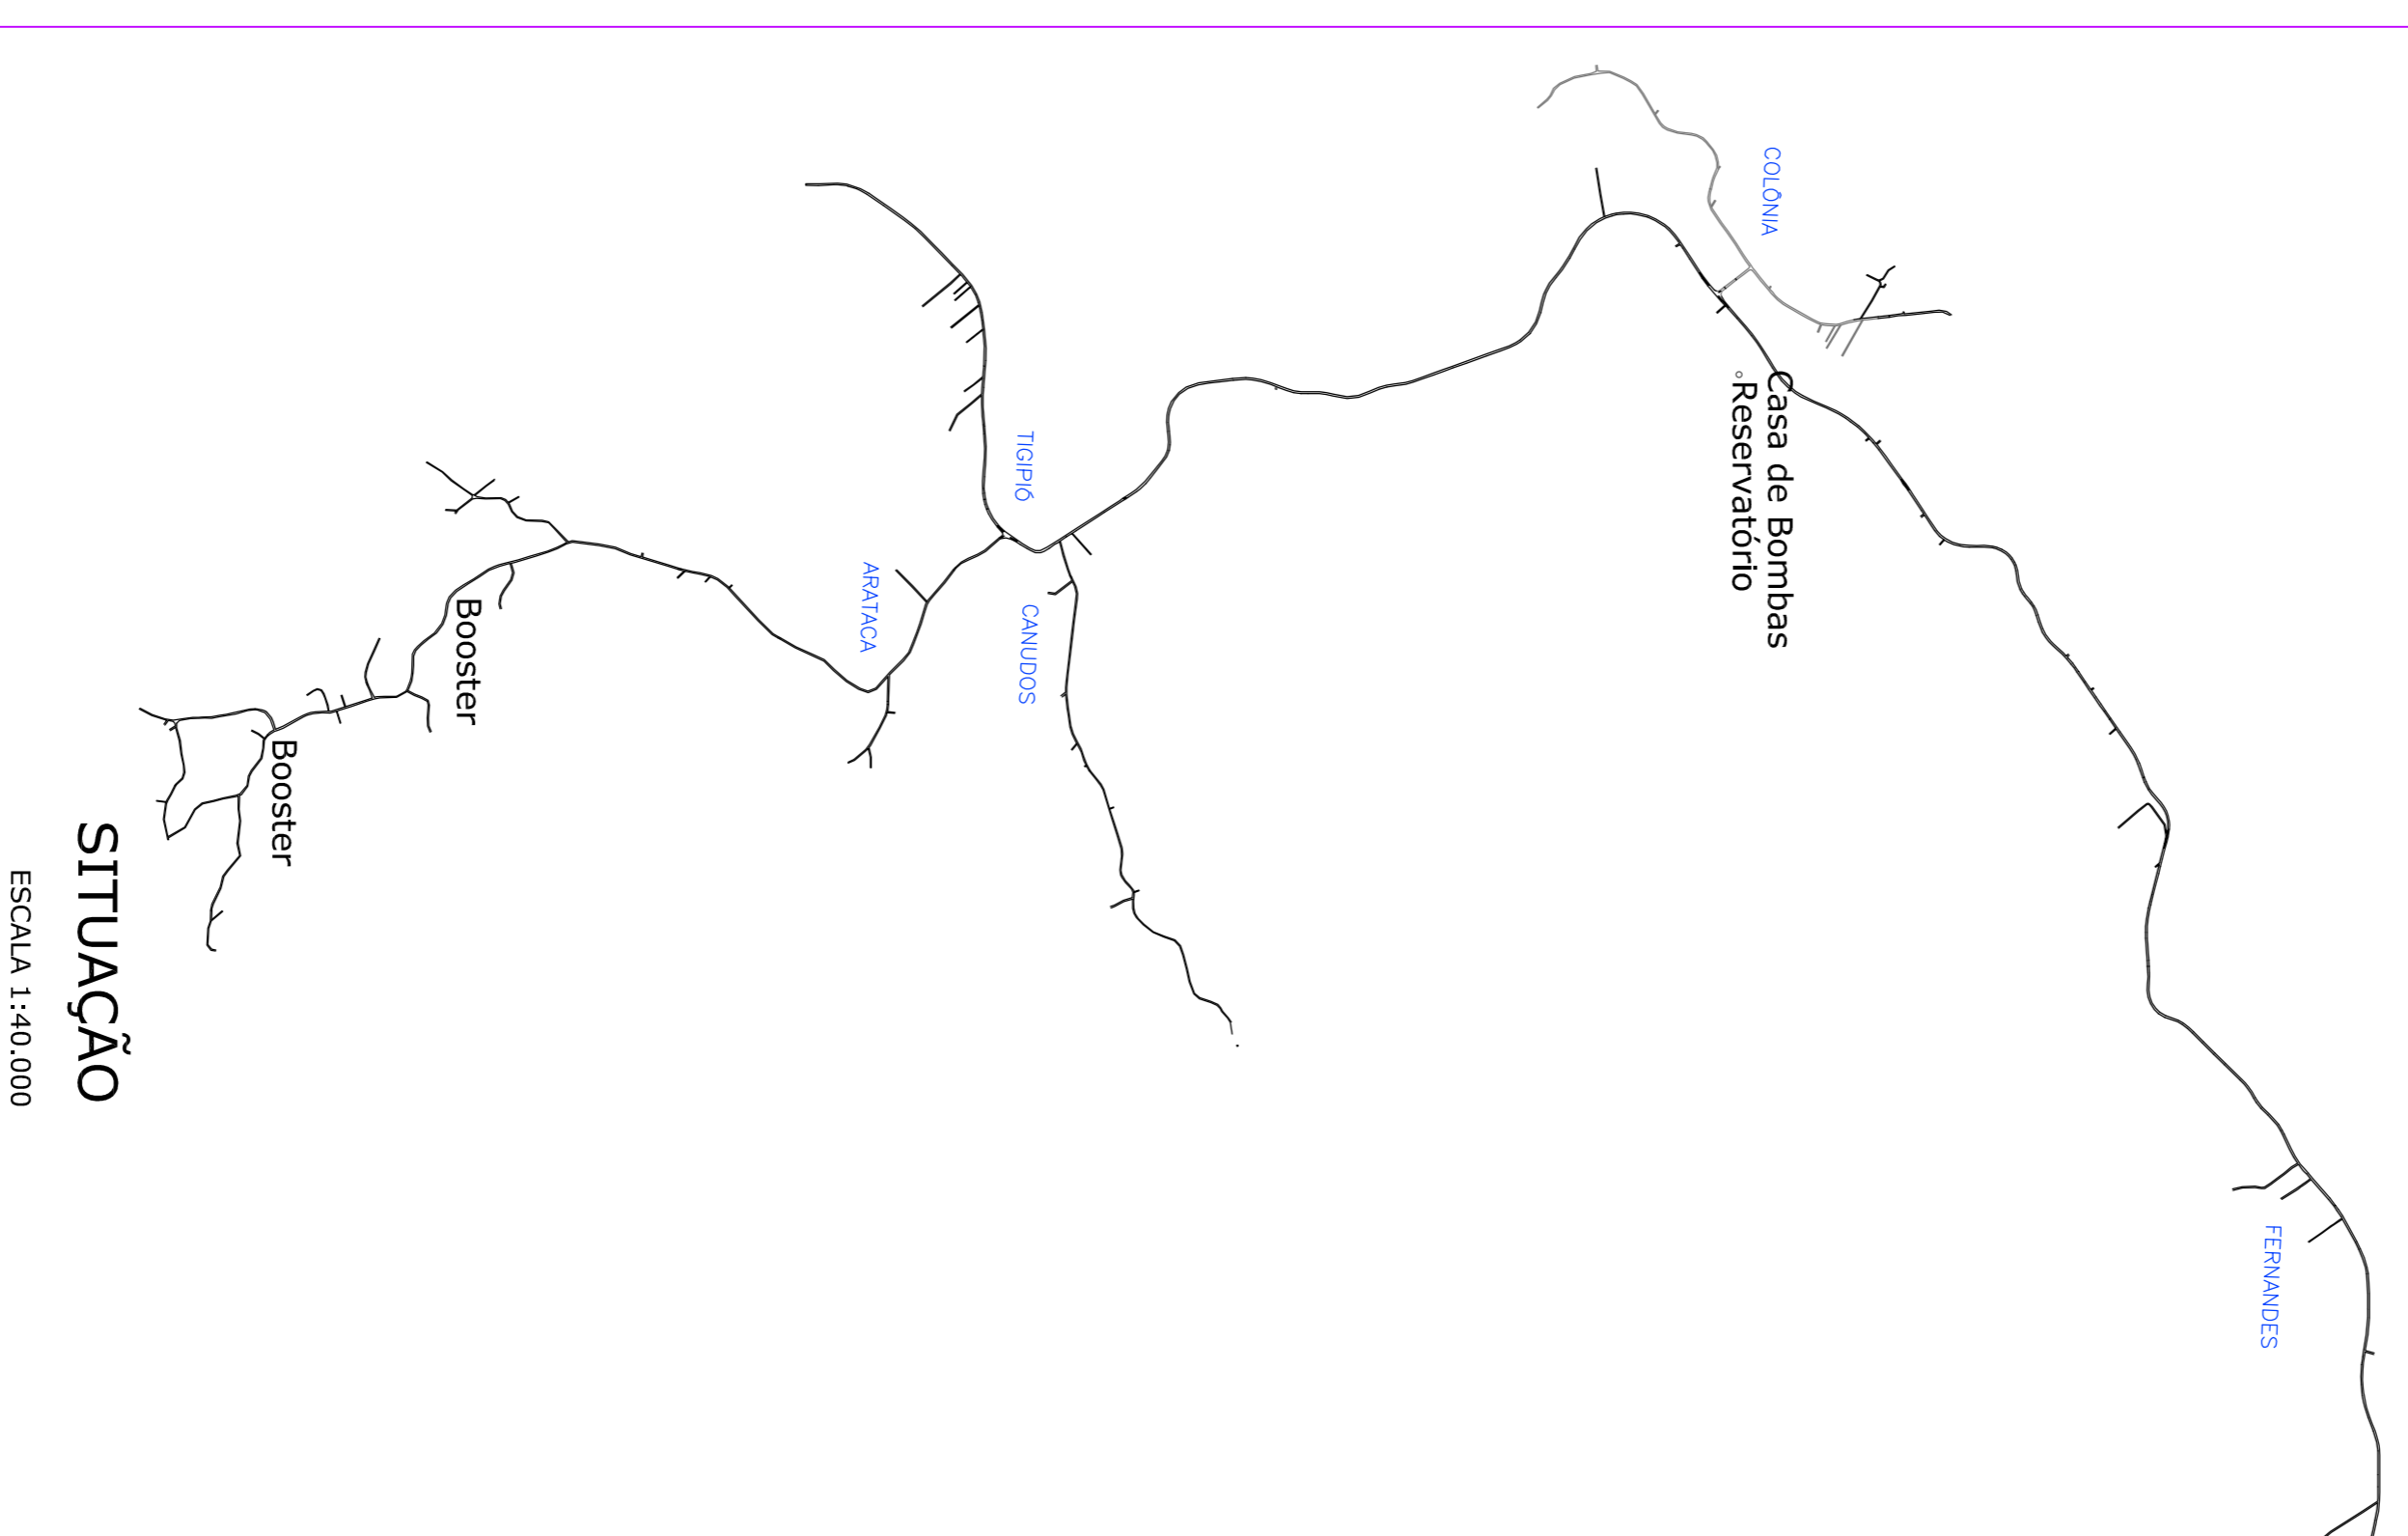

SITUAÇÃO
ESCALA 1:40.000

SERVIÇO DE OBRA: PROJETO, LICENCIAMENTO E ABASTECIMENTO DE ÁGUA MUNICIPAL
SISAM - SÃO JOÃO BATISTA - SC
 SISTEMA DE ABASTECIMENTO DE ÁGUA
 TIPIRÓ - COLÔNIA - ARATACA
 CASA DE BOMBAS SC-408 e SITUAÇÃO

DATA: 07/2018 | ESCALA: ARQUIVO
 Indicadas
PRANCHA: CB-1/1

Consultoria e Engenharia Ltda
 Avenida Brasil, 292 - Florianópolis - SC - Fone: (48) 3224-0399
 José Luiz de Aguiar
 Engenheiro Civil - CRP 207004/SC

PROJETO: José Luiz de Aguiar
 LAYOUT: José Luiz de Aguiar
 REVISÃO: José Luiz de Aguiar
 APROVAÇÃO: José Luiz de Aguiar